


VÝKAZ MIESTNOSTÍ 1.NP					
č.m.	NÁZOV	PLOCHA	ÚPRAVA PODLAHY	ÚPRAVA STENY	ÚPRAVA STROPU
1.01	Recepcia	46,40 m²	Kamenná dlažba	Štuková om. + kameň	Drevený podhlad
1.02	Hlavná sála	208,50 m²	Vysokozáťaž. koberec	Štuková om. + kameň	Drevený podhlad pavl.
1.03	Sklad	14,10 m²	Gresová dlažba	Jemná štuková om.	Jemná štuková om.
1.04	Zasadacia miest.	26,60 m²	Vysokozáťaž. koberec	Jemná štuková om.	Sádrokart. podhlad
1.05	Šatňa	27,10 m²	Vysokozáťaž. koberec	Jemná štuková om.	Sádrokart. podhlad
1.06	Technická/Sklad	52,30 m²	Gresová dlažba	Jemná štuková om.	Sádrokart. podhlad
1.07	Sport Cafe	57,60 m²	Kamenná dlažba	Jemná štuková om.	Sádrokart. podhlad
1.08	Sklad nápojov	9,80 m²	Gresová dlažba	Jemná štuková om.	Sádrokart. podhlad
1.09	Príprava jedla	20,10 m²	Gresová dlažba	Jemná štuková om.	Sádrokart. podhlad
1.10	Šatňa zamest.	8,30 m²	Gresová dlažba	Jemná štuková om.	Sádrokart. podhlad
1.11	WC zamest.	15,60 m²	Gresová dlažba	Gresový obklad v.2400	Sádrokart. podhlad
1.12	WC zádverie	10,80 m²	Kamenná dlažba	Štuková om. + kameň	Sádrokart. podhlad
1.13	Predsienka ženy	6,60 m²	Gresová dlažba	Gresový obklad v.2400	Sádrokart. podhlad
1.14	WC ženy	15,00 m²	Gresová dlažba	Gresový obklad v.2400	Sádrokart. podhlad
1.15	Predsienka muži	6,60 m²	Gresová dlažba	Gresový obklad v.2400	Sádrokart. podhlad
1.16	WC muži	16,50 m²	Gresová dlažba	Gresový obklad v.2400	Sádrokart. podhlad
1.17	WC imobil.	4,80 m²	Gresová dlažba	Gresový obklad v.2400	Sádrokart. podhlad
1.18	Výťahová šachta	4,20 m²	-	-	-
Užitková plocha		546,70 m²			
Zastavaná plocha		663,60 m²			

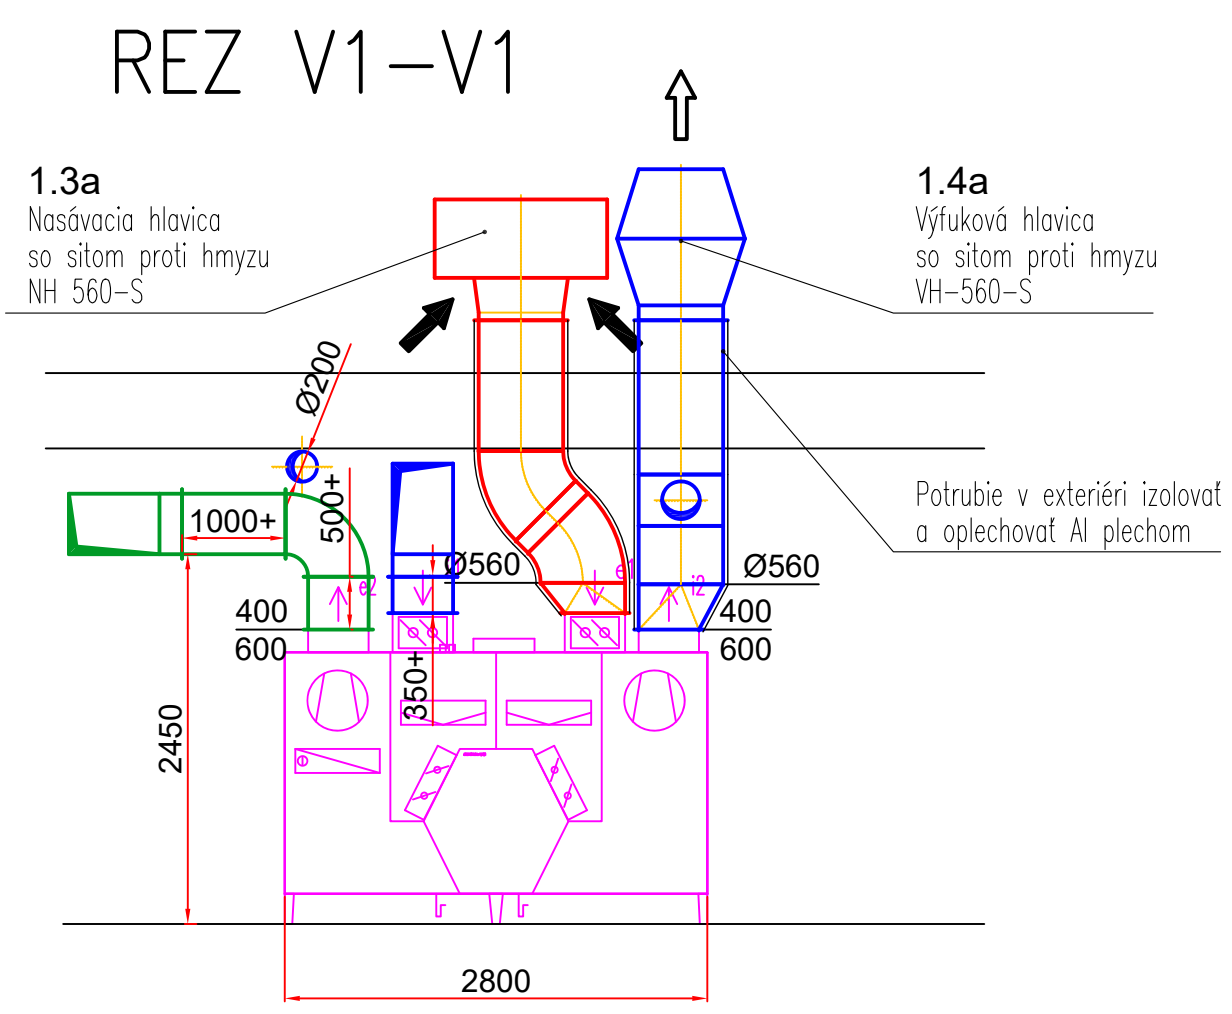

Ing. Ondrej SOKOL
s.r.o.
Vodné inžinierstvo a projektovanie
SLOVENSKO
2010 a 1994

± 0,000 = 164,500 m.n.m

VYPRACOVAL: ING. ONDREJ SOKOL	STAVBA: NÁRODNÉ CENTRUM VODNÝCH ŠPORTOV, ODDYCHU A ŠPORTOVEJ HISTÓRIE (Nábrežná promenáda, Muzeum športových hrdinov)	STAVOPROJEKT Jaroslava 31, 080 01 Prešov www.stavoprojekt.sk
PROJEKTANT: ING. ONDREJ SOKOL	OBJEKT: ST02 - SO01 MÚZEUM ŠPORTOVÝCH HRDINOV A	
ZODPOVEDNÝ PROJEKTANT: ING. ONDREJ SOKOL	MIESTO: VEĽKÁ DOMAŠA, r.o. DOBRÁ, KVAKOVCE	DÁTUM: 10/2025
HIP: ING. ARCH. JÁN KRASNAY	ČASŤ: E - STAVEBNÁ DIEL: VZDUCHOTECHNIKA OBSAH: 1.NP	FORMÁT: 10x44 STUPEŇ: DRS ZÁK.Č.: 24 068 KÓTY V. MM MIERKA: 1:50 PRÍL.Č.: VZ2